


**RZUT PARTERU INSTALACJI C.O.
OGRZEWANIA PODŁOGOWE SKALA 1:100**

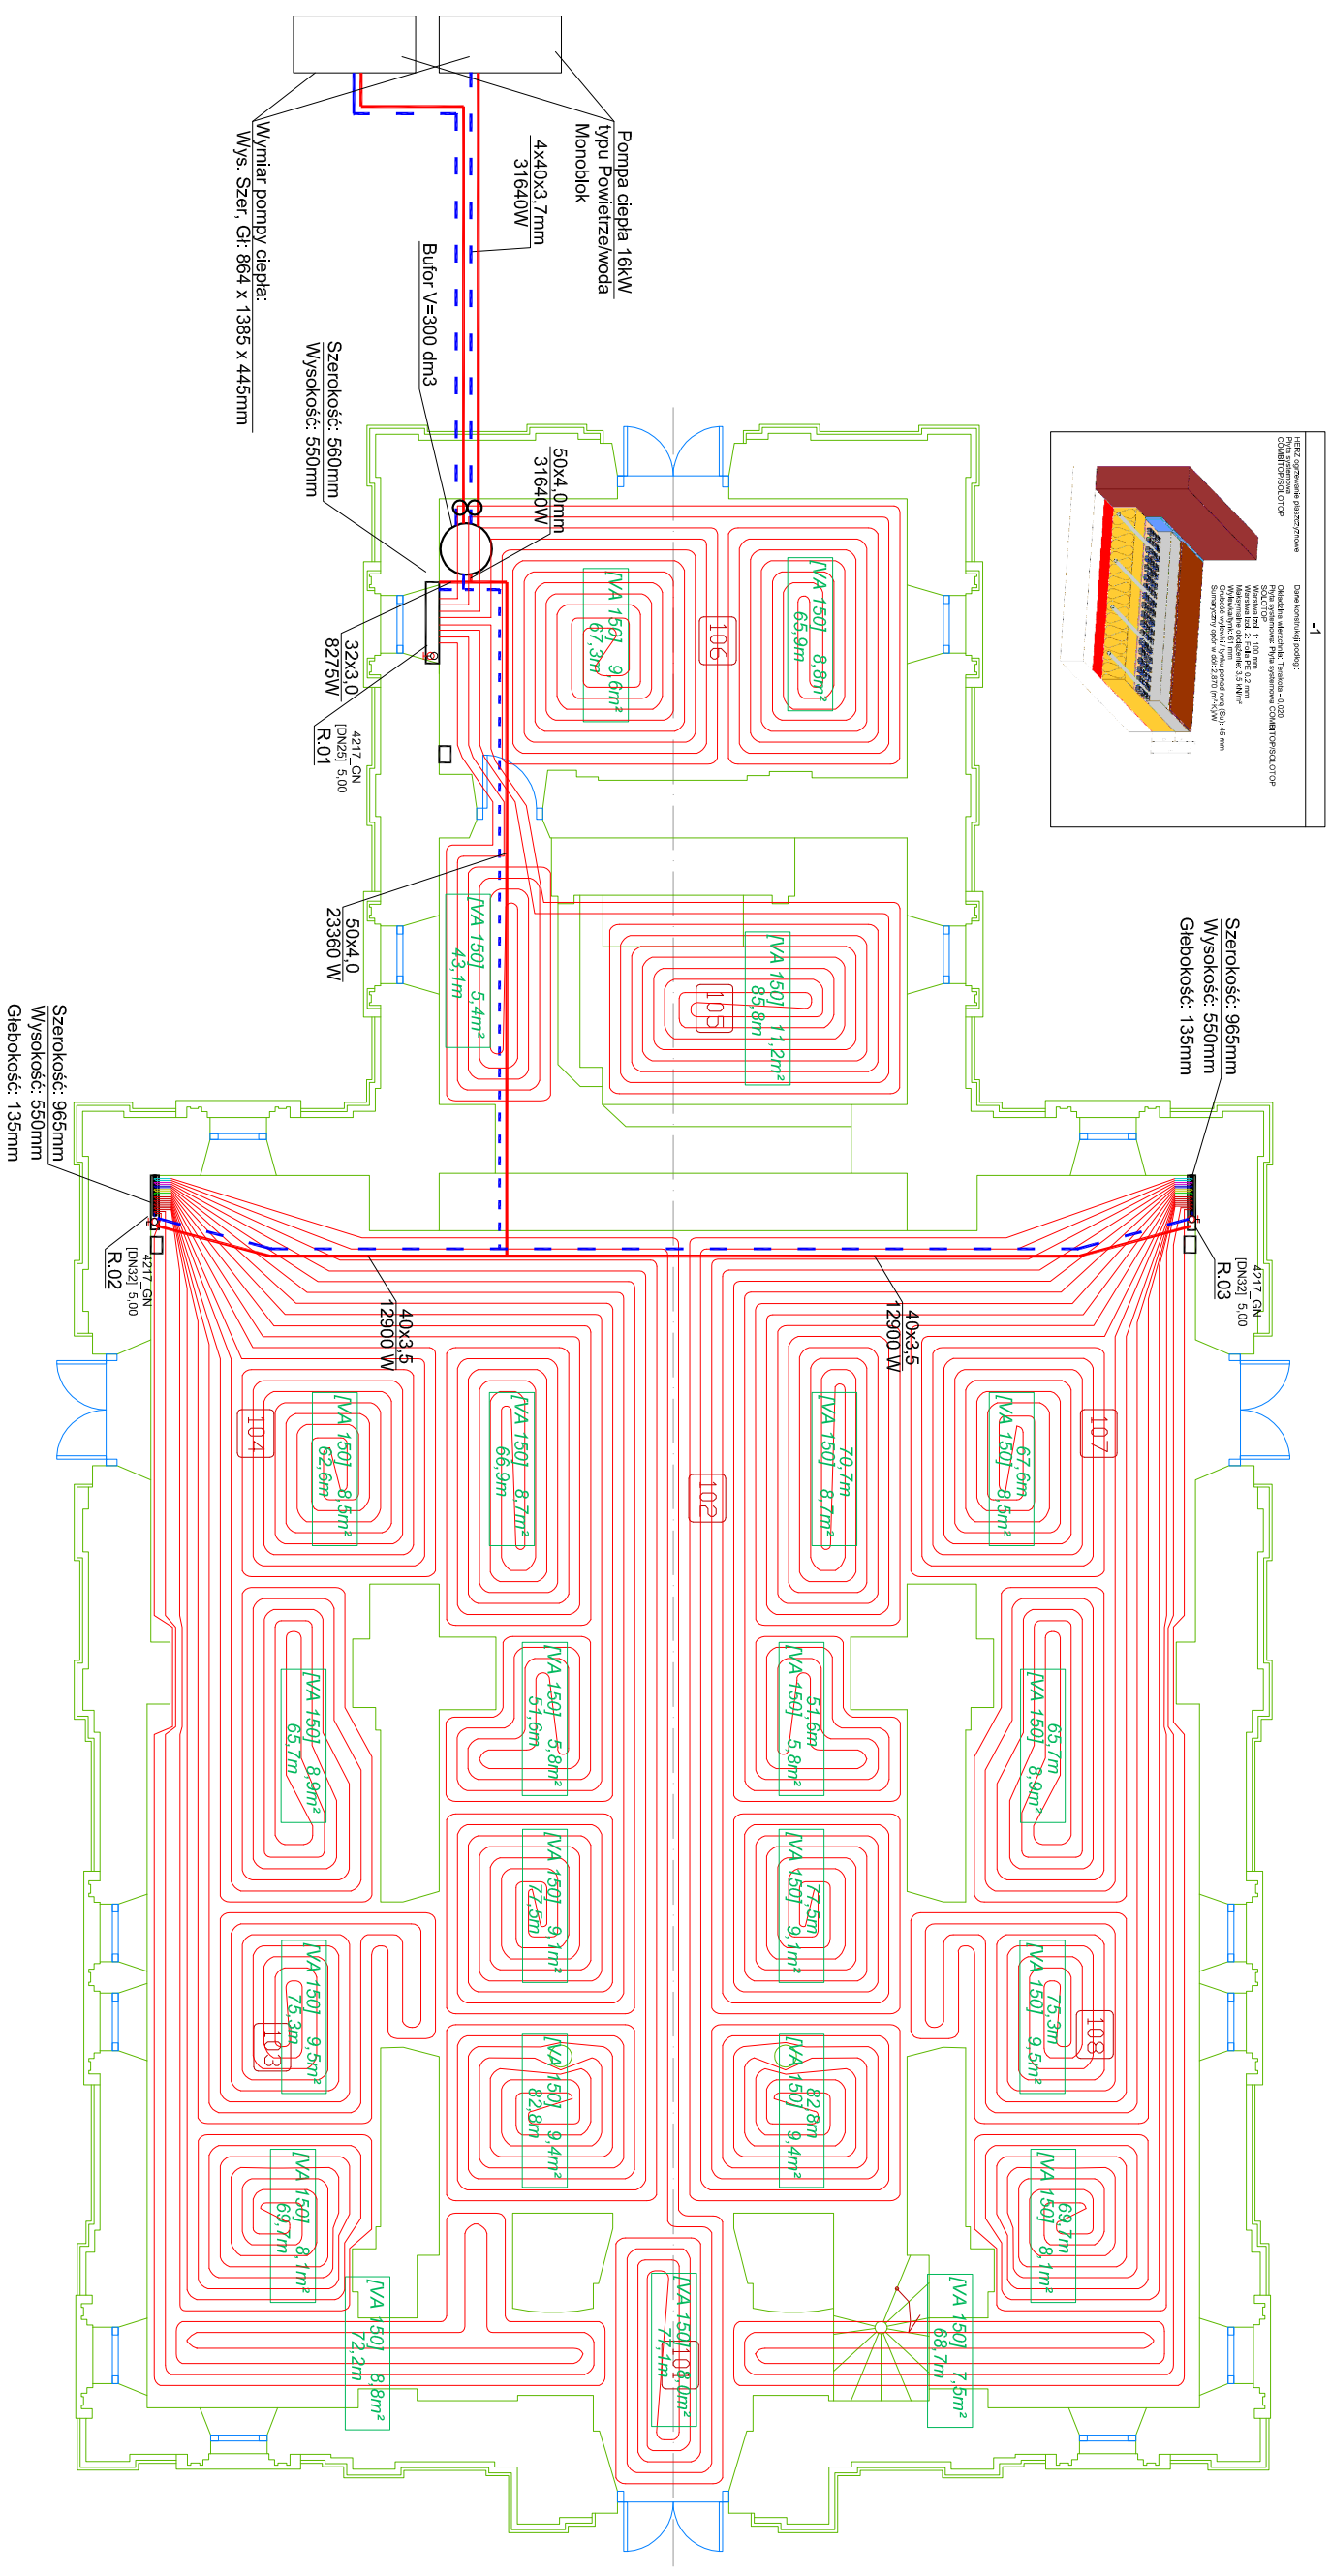

ZESTAWIENIE POWIERZCHNI_PRZYZIEMIE			
Nr pom.	Nazwa pomieszczenia	posadzka	pow[m ²]
101	Przedsiłonek	Kamień	4,50
102	Nawa główna	Kamień	109,10
103	Nawa boczna	Kamień	34,40
104	Transept	Kamień	23,60
105	Prezbiterium	Kamień	23,30
106	Zakryśła	Kamień	24,40
107	Transept	Kamień	23,60
108	Nawa boczna	Kamień	34,40
POWIERZCHNIA OGÓŁEM			277,30

OZNACZENIA

- | | | |
|--------|---|--|
| 40X3,5 | | <p>projektowane przewody zasilające instalacji centralnego ogrzewania</p> <p>projektowane przewody powrotne instalacji centralnego ogrzewania</p> <p>projektowane przewody płyty grzewczej z rur 16x2,0mm</p> <p>średnica przewodu instalacji z rur PE-Ti/Al/PE-Ti o średnicy zew. 40mm, gr. 3,5mm</p> |
|--------|---|--|

UWAGI DO INSTALACJI CENTRALNEGO OGRZEWANIA

1. Przewody wykonać z tur. wielowarstwowych PE-RT/Al/PE-RT warstwą aluminium 0,25mm o średnicy zgodnie z podanymi na rysunku z ułożeniem w posadce.
2. Przewody doprowadzać do szafek rozdzielaczy zaizolować obulami termozolacyjnymi z pianki polietylenowej zamkniętą porątką PE w kolorze niebieskim dla powrotu, a czerwonym dla zasilania, grubość izolacji 13mm, $\lambda=0,040\text{W/mK}$ przy temperaturze 40°C.

UWAGA.

Projektuje się wymianę posadzki z montażem ogrzewania podłogowego wodnego w warstwie podkładu cementowego.

Zakłada się zachowanie istniejących poziomów w nowych posadzkach w stanie wykończonym; Rozwiązania architektoniczne nowej posadzki w odrębnym opracowaniu.

P R A G O W N I A		P R O J E K T O W A	
BIURO USŁUG INWESTYCYJNYCH		mgr inż. Paweł Sosniński	
ul. "Wira" Bartoszewskiego 16		23-400 Biłgoraj	
tel. 607 266 325			
PROJEKT TECHNICZNY		Obiekt: Kościół pod wezwaniem Św. Michała Archanioła w Soli	
Adres: Sól (dz.Nr 1495)		23-400 Biłgoraj	
Nazwa rysunku		Skala	
RZUT PRZYZIEMIĄ INSTALACJI C.O.		1:100	
AUTORKU PROJEKTU		Nr upraw.	
Projektował: mgr inż. Radosław Zakętkta		Podpis	
Sprawdził: mgr inż. Albert Zająć		Data	
		Nr rys	
		S2	